

MAPA DO CELÓW PROJEKTOWYCH

Skala 1:500
Ark. 8.120.06.22.4.1, 8.120.06.22.4.2

Obręb: Bachórzec [0001], Podbukowina [0009], Wybrzeże [0016]

Gmina: Dubiecko [181302_2]

Powiat: przemyski

woj.: podkarpackie

ID: 430.1441.2019_1813_K05

Licencja: 430.1441.2019_1813_K05

Jarosław dnia 29.08.2019r.

Układ wsp. 2000/24 - „Kronsztadt 86”

Wykonał:

Pracownia Projektowa i Nadzoru Budownictwa Komunalnego
Geodezyjni i Kartograficzni
mgr inż. JERZY FRANKIEWICZ
ul. 500 JAROSŁAWA w Jarosławie 33-400
K-400 500-100-30 511 40-100 30-40
Tel. fax 1441 2019 1813_K05 601 1441 2019

Geodeta uprawniony

Jerzy Frankiewicz

Nr upraw. 1544 (1.2.4.5)

Poświadczam, że niniejszy dokument został opracowany
w wyniku prac geodezyjnych i kartograficznych, których
rezultaty zawiera operat techniczny, który do ewidencji
materiałów państwa, tj. asobu
geodezyjnego i kartograficznego
STARSZYSTA PSZCZYNYSKI
12.09.2019

Identyfikator ewidencyjny materiału zasobu operatu technicznego

P. 1813, 2019, 1724

Data wpisania do zasobu operatu technicznego do ewidencji materiałów

z zasobu

Imię, nazwisko, data i podpis osoby upoważnionej

mgr inż. Roman Ciz
GŁÓWNY SPECJALISTA

OZNACZENIA

— PROJ. WODOCIĄG

Opracowanie było przedmiotem
innych badań geodezyjnych
Znak sprawy: G.VI.630. 305 2018

Przemyski, dnia 24.08.2019 z up. STARSZYSTA

mgr inż. Jerzy Frankiewicz

Określenie obszaru

Pracownia Projektowa i Nadzoru Budownictwa Komunalnego

ul. 500 Jarosława w Jarosławie 33-400

K-400 500-100-30 511 40-100 30-40

Tel. fax 1441 2019 1813_K05 601 1441 2019

Geodeta uprawniony

Jerzy Frankiewicz

Nr upraw. 1544 (1.2.4.5)

Identyfikator ewidencyjny materiału zasobu operatu technicznego

P. 1813, 2019, 1724

Data wpisania do zasobu operatu technicznego do ewidencji materiałów

z zasobu

Imię, nazwisko, data i podpis osoby upoważnionej

mgr inż. Roman Ciz

GŁÓWNY SPECJALISTA

Pracownia Projektowa i Nadzoru Budownictwa Komunalnego

ul. 500 Jarosława w Jarosławie 33-400

K-400 500-100-30 511 40-100 30-40

Tel. fax 1441 2019 1813_K05 601 1441 2019

Geodeta uprawniony

Jerzy Frankiewicz

Nr upraw. 1544 (1.2.4.5)

Identyfikator ewidencyjny materiału zasobu operatu technicznego

P. 1813, 2019, 1724

Data wpisania do zasobu operatu technicznego do ewidencji materiałów

z zasobu

Imię, nazwisko, data i podpis osoby upoważnionej

mgr inż. Roman Ciz

GŁÓWNY SPECJALISTA

Pracownia Projektowa i Nadzoru Budownictwa Komunalnego

ul. 500 Jarosława w Jarosławie 33-400

K-400 500-100-30 511 40-100 30-40


Tel. fax 1441 2019 1813_K05 601 1441 2019

Geodeta uprawniony

Jerzy Frankiewicz

Nr upraw. 1544 (1.2.4.5)

Plan zagospodarowania terenu 1:500

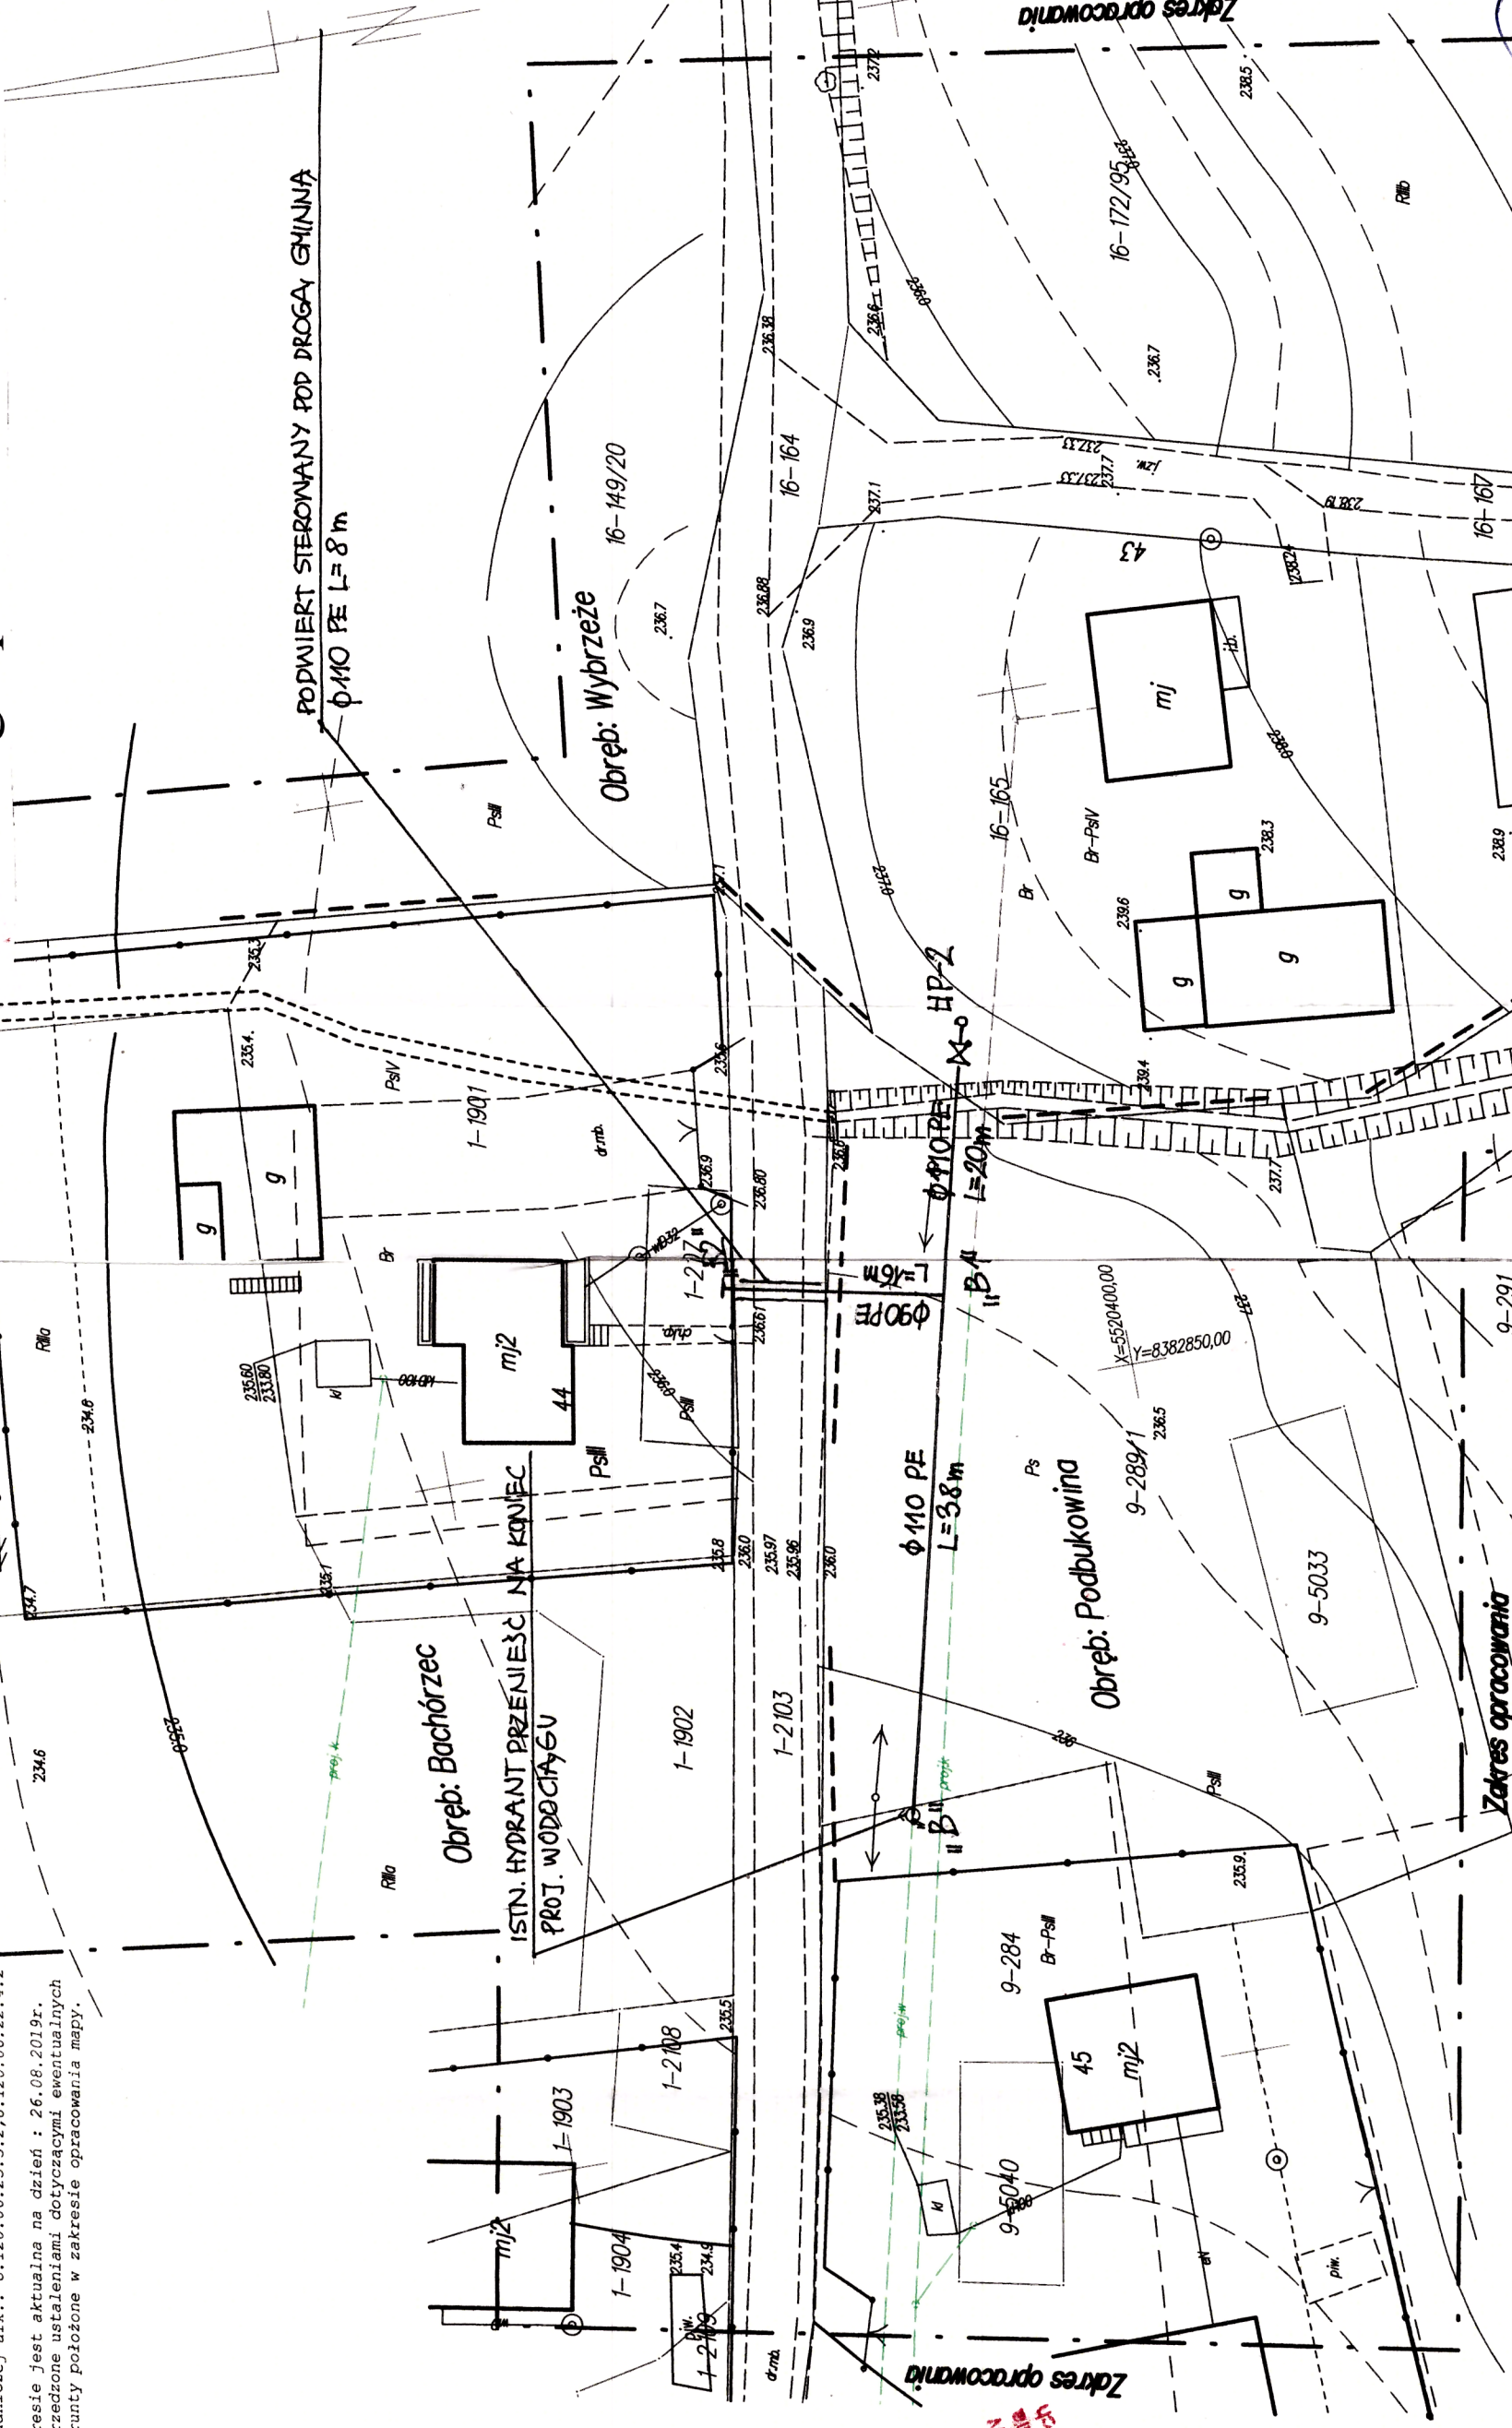

PRACOWNIA PROJEKTOWA I NADZORU BUDOWNICTWA KOMUNALNEGO	
mgr inż. Bogusław Zaleszczyk	ul. Grunwaldzka 13
37-700 Przemyski	tel. 16-670-39-04; 516643102
OBIEKT	P.B.W. Itrzech odcinków sieci wodociągowej
ADRES	Winnie Podbukowina, Wybrzeże, Bachórzec, gm. 2
DATA	10.2019
NAZWA RYS.	Plan Zagospodarowania 1:500
PROJEKTANT	mgr inż. Bogusław Zaleszczyk
SPRAWDZIŁ	mgr inż. Marek Drozd